

Powiat: żywiecki Gmina: Gliwice [241703_2] Obręb: Gliwice [M0001]		MAPA DO CELÓW PROJEKTOWYCH aktualna na dzień 28.07.2016r powstała w wyniku aktualizacji mapy zasadniczej		E U R O P R O J E K T Pracownia Geodezyjna mgr inż. Robert Bak KOŚCIERZ MOSZCZANICKI ul. Krępa 7 34-321 Łękawica, tel. 698 674 456 NIP 5532239922, REGON 243403149	
ID.6640.1550.2016		Wykonak:			
wys.: Kronsztadt 86					
skala 1:1000	sekcje: 6.118.32.20.3 6.118.32.20.4	Żywiec dn 22.08.2016r			

Pomiarem objęto :  
- sytuację terenu  
- rzeźbę terenu  
- uzbudojenie

Kolorem zielonym naniesiono granice działek  
na podstawie numerycznej mapy ewidencyjnej.

Nie wykluca się ischnienia w terenie uzbudojenia  
podzielnego nie zgłoszonego do inwentaryzacji  
oraz nie zgłoszonego przez instytucje branżowe.


tereny o różnym przeznaczeniu  
w miejscowym planie  
zagospodarowania przestrzennego

zakres opracowania

W zakresie aktualizacji występują jednostki urbanistyczne planu:

- M - tereny zabudowy mieszkaniowej
- OD - drogi dojazdowe
- R - tereny upraw polowych i ogrodniczych
- UTL - tereny zabudowy letniskowej
- RL - tereny lasów i zadrzewień
- RZ - tereny łąk i pastwisk
- WZ - urządzenia zaopatrzenia w wodę
- M.UTL - tereny zabudowy mieszkaniowej letniskowej

Charakter projektowanej inwestycji budowlanej nie wpływa na sposób  
zagospodarowania gruntów objętych mapą do celów projektowych.  
Mapa do celów projektowych została wykonana bez ustalania  
obciążeń służebnościami gruntowymi.

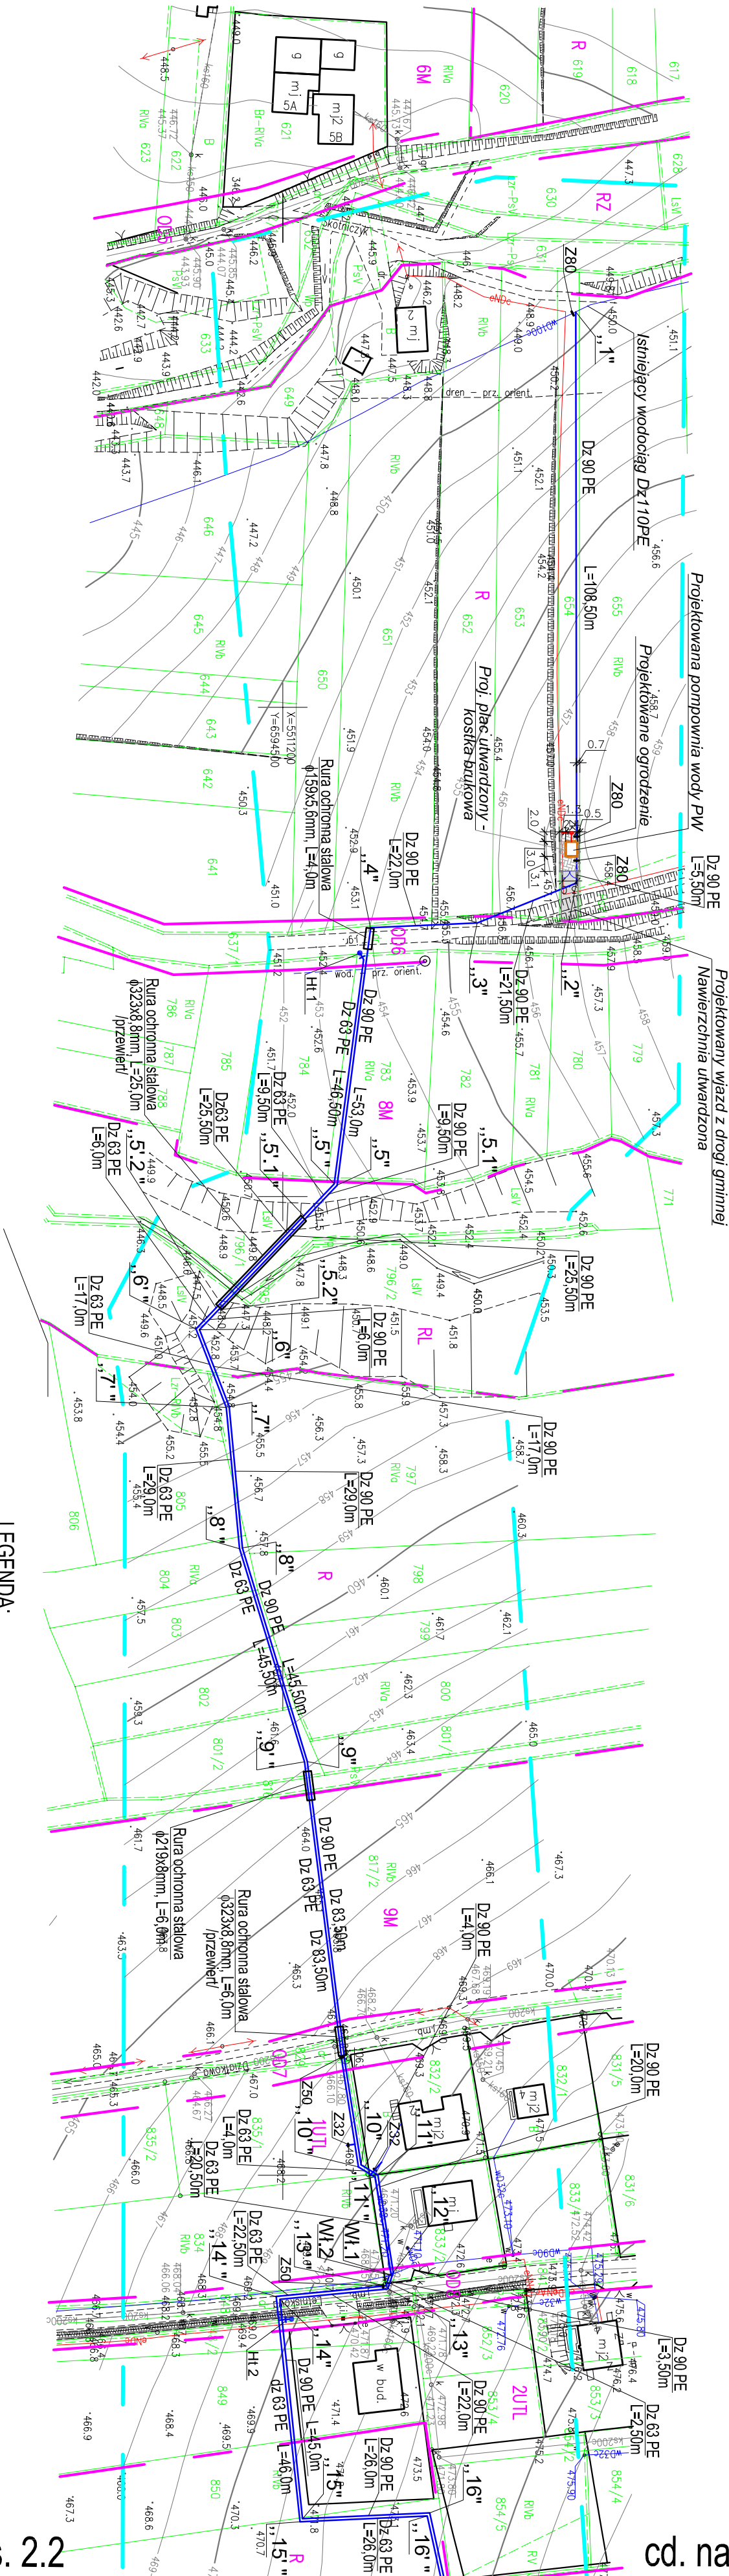

LEGENDA:

- Dz 90 PE Projektowany wodociąg
- Dz 63 PE Projektowany wodociąg
- PW Kontenerowa pompownia wody  
Wym.: 2,44m x 3,00m, wys. 2,50m
- „1” Ozn. włączenia do istn. wodociągu
- Z80 Projektowana zasuwka kolumnowa
- Ht 1 Hydrant Dn80
- ZK Kł. YKY 5x6mm<sup>2</sup> - przewód zasilający od ZK  
do szafy sterowniczej pompowni wody
- Przyłącze energetyczne do złącza kablowo-  
licznikowego - wg. odrębnego projektu (oprac.  
na podstawie umowy UG z Tauron S.A.)
- Istniejący kabel energetyczny
- Istniejący wodociąg
- Zakres opracowania

Uwaga:

Zagospodarowanie terenu pompowni wody przedstawiono  
na rys. nr 2.3

cd. na Rys. 2.2

cd. na Rys. 2.2

Pracownia Projektowa „STANBUD” Ciepliczna ul. Wspólna 1, 34-350 Węgierska-Górka		tel./fax: 601-86-57-32
Sieć wodociągowa wraz z pompownią wody w Gliwicach		Stradum: Projekt budowlano-wykonawczy
Tytuł rys.: Projekt zagospodarowania terenu - Sieć wodociągowa wraz z pompownią wody w Gliwicach (cz. 1/1)		Data: 2016-10-28
Inwestor: GMINA GILOWICE 34-322 Gliwice, ul. Krakowska 40		Skala: 1:1000
Projektował: mgr inż. Stanisław Golec upr. nr 30802		Podpis: Nr rys.:
Sprawdził: mgr inż. Urszula Jeleń upr. nr MAP0215/PWOS/12		Podpis: 2.1