
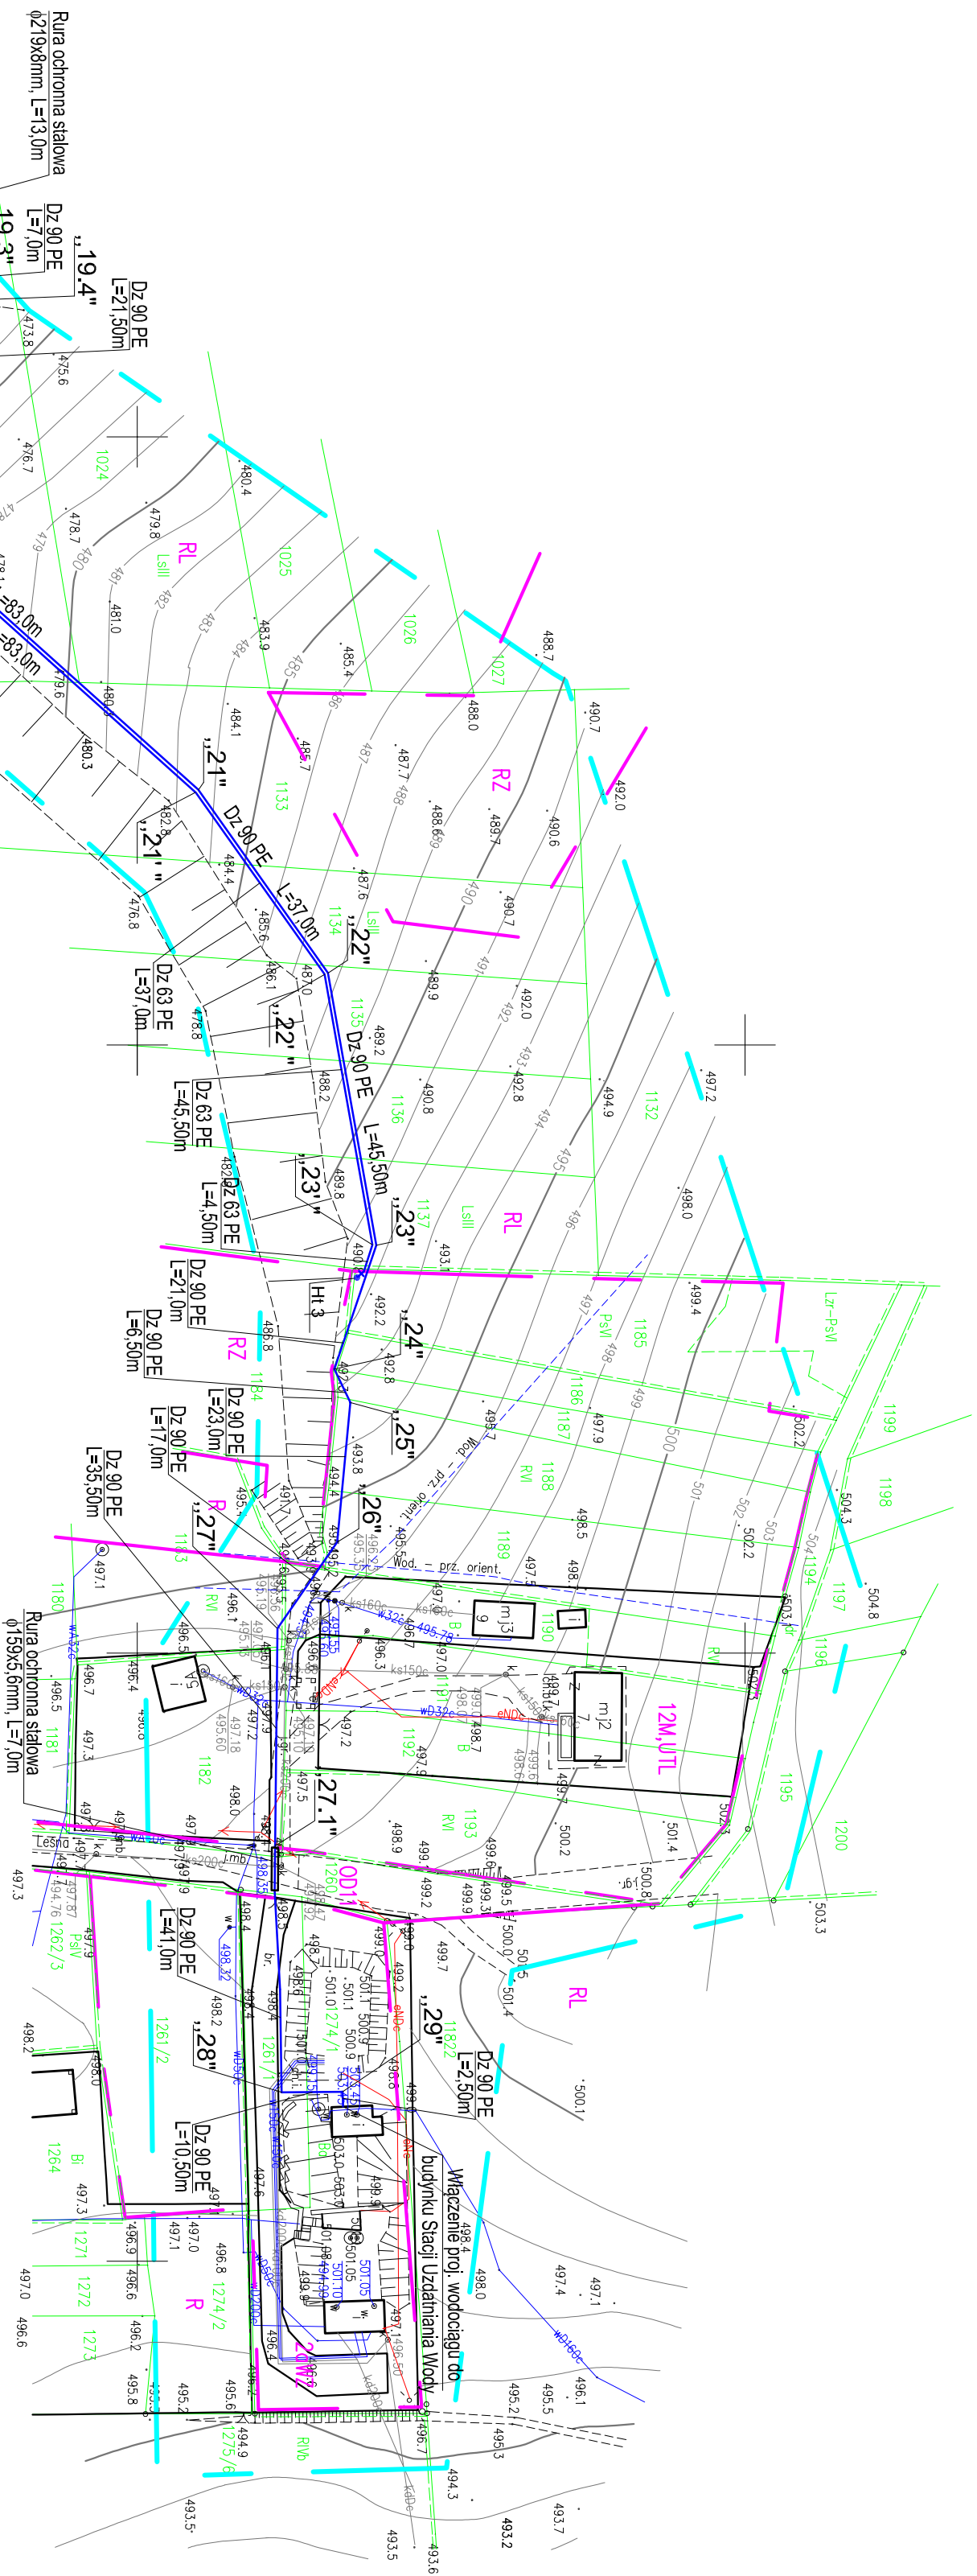


cd. na Rys. 2.1

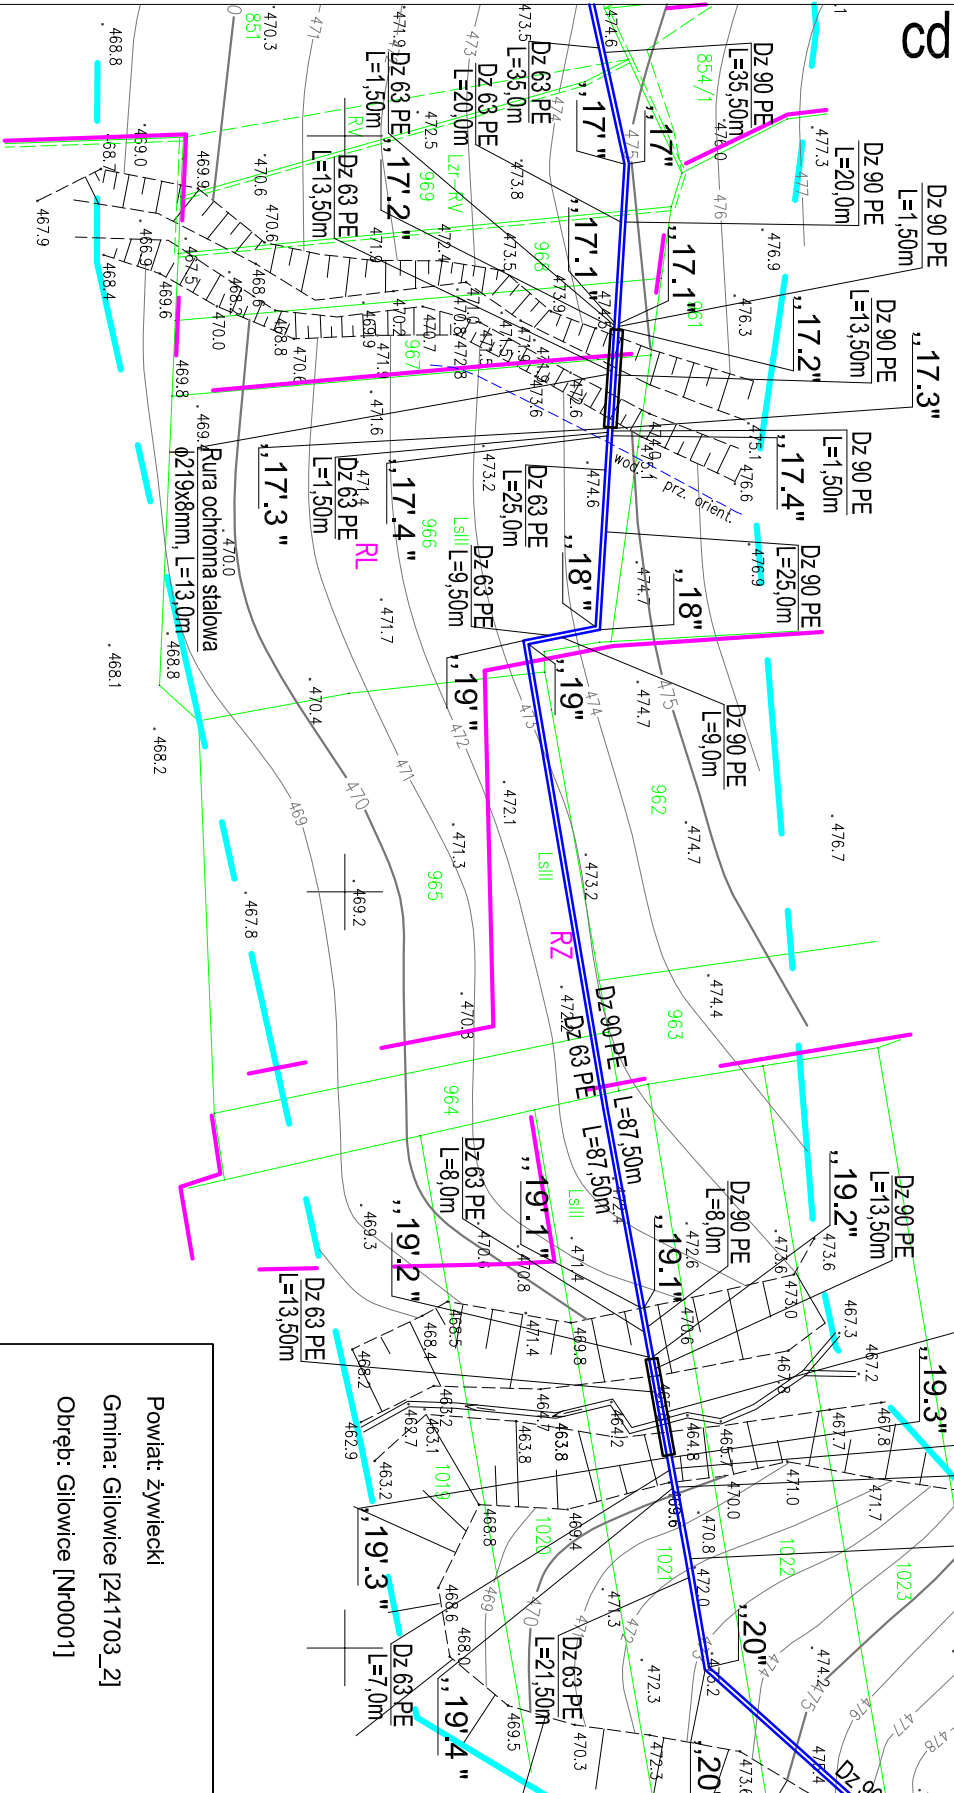

H:\Glonice_wodociąg\PTG_Glonice_wodociąg\Projekt_PBG\Uzgodnienia\pieczątki.jpg

<p>Powiat: żywiecki</p> <p>Gmina: Gilowice [241703_2]</p> <p>Obreń: Gilowice [Nr0001]</p>	<p>MAPA DO CELÓW PROJEKTOWYCH</p> <p>aktualna na dzień 28.07.2016r</p> <p>powstała w wyniku aktualizacji mapy zasadniczej</p>	<p>E U R O P R O J E K T</p> <p>Pracownia Regionalna miejscowej społeczności JACUSZ MOSZCZANIKI ul. Krępa 8 34-271 Łęka, tel. 698 87456 NIP 5532293922, REGON 243403149</p>
<p>ID:6640.1550.2016</p>		
<p>wys.: Kronstadt 86</p>		
<p>skala 1:1000</p>	<p>sekcje: 6.118.32.20.3 6.118.32.20.4</p>	<p>Wykonał:</p> <p>Żywiec dn 22.08.2016r</p>

- Pomiarom objęto :
- sytuacji terenu
- rzeźbę terenu
- uzbrojenie

Kolorem zielonym naniesiono granice działek na podstawie numerycznej mapy ewidencyjnej.

Nie wyklucza się istnienia w terenie uzbrojenia podziemnego nie zgłoszonego do inwentaryzacji oraz nie zgłoszonego przez instytucje branżowe.

tereny o różnym przeznaczeniu
w miejscowym planie
zagospodarowania przestrzennego

cd. na Rys. 2.1

Uwaga:

Zagospodarowanie terenu pompowni wody przedstawiono na rys. nr 2.3

tel./fax..	601-86-57-32
Stadium:	Projekt budowlano-wykonalczy
Data:	2016-10-28
Tytuł rys.:	Projekt zagospodarowania terenu - Sieć wodociągowa wraz z pompownią wody w Gliwicach (cz.2)
Investor:	Skala: 1:1.000
Projektował:	mgr inż. Stanisław Golec
upr. nr 308/02	Podpis:
Sprawdził:	mgr inż. Urszula Jeleń
upr. nr MA/P0215/PWOS/12	Podpis:
	2.2